


REKONSTRUKCE KOMUNIKACÍ V LOKALITĚ JAVOŘIČKO VČETNĚ VYBUDOVÁNÍ NOVÝCH PARKOVACÍCH MÍST
SITUACE - ul. BLANICKÁ
M 1:500

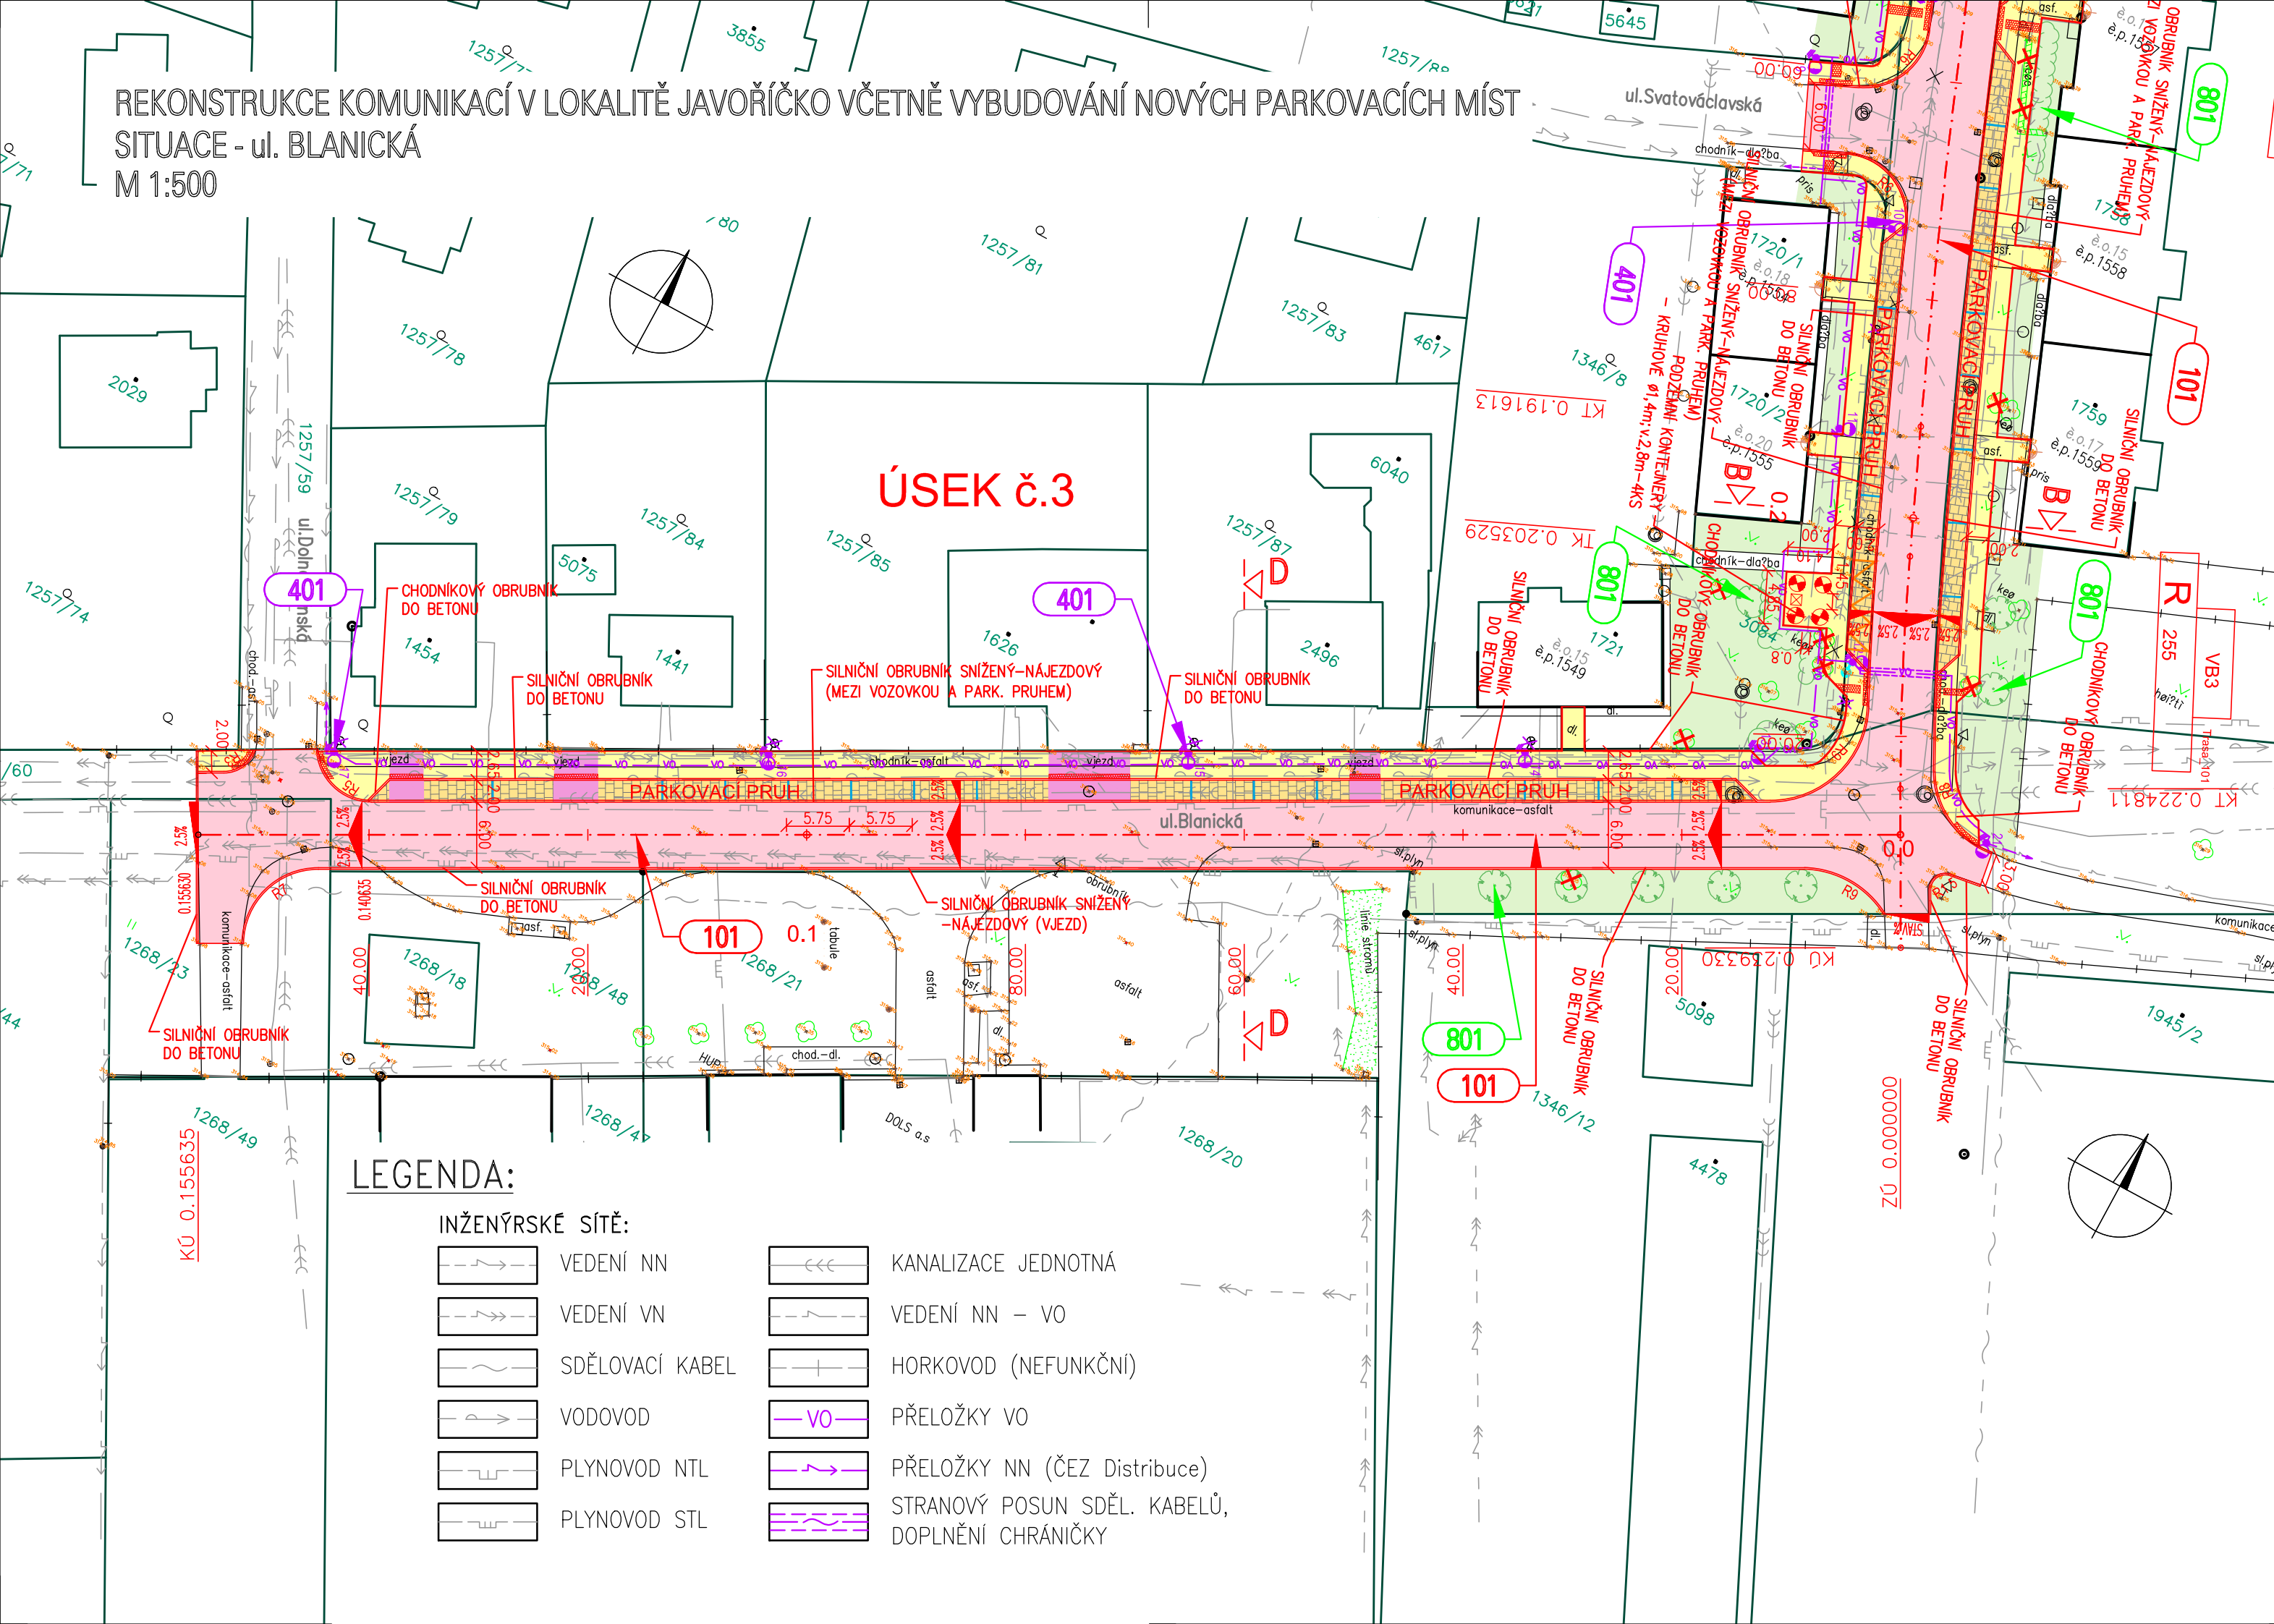

ÚSEK č.3

LEGENDA:

INŽENÝRSKÉ SÍTĚ:	
	VEDENÍ NN
	VEDENÍ VN
	SDĚLOVACÍ KABEL
	VODOVOD
	PLYNOVOD NTL
	PLYNOVOD STL
	KANALIZACE JEDNOTNÁ
	VEDENÍ NN - VO
	HORKOVOD (NEFUNKČNÍ)
	PŘELOŽKY VO
	PŘELOŽKY NN (ČEZ Distribuce)
	STRANOVÝ POSUN SDĚL. KABELŮ, DOPLNĚNÍ CHRÁNIČKY

LEGENDA:


SEZNAM STAVEBNÍCH OBJEKTŮ:

	KOMUNIKACE A ZPEVNĚNÉ PLOCHY		TERÉNNÍ ÚPRAVY
	PŘELOŽKY VEŘEJNÉHO OSVĚTLENÍ		HRANICE PARCEL
	PŘELOŽKY KABELŮ NN (řeší ČEZ Distribuce)		KÁCENÍ STROMŮ
	VEGETAČNÍ ÚPRAVY		PŘESAZENÍ STROMŮ

BAREVNÉ PLOCHY:

	POVRCH-ASFALTOVÝ		TERÉNNÍ ÚPRAVY
	POVRCH-BETONOVÁ DLAŽBA tl.8cm		HRANICE PARCEL
	POVRCH-BETONOVÁ DLAŽBA tl.8cm (ČERVENÁ)		KÁCENÍ STROMŮ
	POVRCH-BETONOVÁ DLAŽBA tl.6cm		PŘESAZENÍ STROMŮ
	POVRCH-MLATOVÝ CHODNÍK		PODZEMNÍ KONTEJNERY
	POVRCH-HMATNÁ BET. DLAŽBA		NADZEMNÍ KONTEJNERY
	SLOUPY VO		LAVIČKY
			ODPADKOVÝ KOŠ
			NOVÁ VÝSADBA (S0801)

KLAD LISTŮ

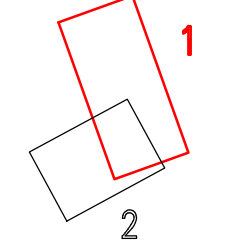

D

DÚR

INVESTOR: **MĚSTO ŠUMPERK**
zastoupené
MĚSTSKÝM ÚŘADEM ŠUMPERK
Jesenická 31, 787 01 Šumperk

**REKONSTRUKCE KOMUNIKACÍ V LOKALITĚ JAVOŘIČKO
VČETNĚ VYBUDOVÁNÍ NOVÝCH PARKOVACÍCH MÍST**

GENERÁLNÍ PROJEKTANT
HBH Projekt spol. s r.o.,
Kabátňíkova 5, 602 00 Brno
HLAVNÍ INŽENÝR PROJEKTU
ING. IVO HEJTMAN

ČÍS. ZAKÁZKY: **2014/175**

SOUŘAD. SYSTÉM: S-JTSK VÝŠKOVÝ SYSTÉM: B.p.v.

VEDOUCÍ PROJEKTANT	ING. HEJTMAN		<p>Projektová kancelář pro dopravní a inženýrské stavby Kabátňíkova 5, 602 00 BRNO</p>
ZODPOVĚDNÝ PROJEKTANT	ING. HEJTMAN		
VYPRACOVAL	ING. PUMPRLA		
KRESLIL			
KONTROLOVAL	ING. PROCHÁZKA		
KRAJ: OLOMOUCKÝ	KÚ: ŠUMPERK	MÚ, OÚ: ŠUMPERK	DATUM: DUBEN 2015
NÁZEV OBJEKTU REKONSTRUKCE KOMUNIKACÍ V LOKALITĚ JAVOŘIČKO VČETNĚ VYBUDOVÁNÍ NOVÝCH PARKOVACÍCH MÍST			FORMÁT: 3 A4
D - VÝKRESOVÁ DOKUMENTACE			MĚŘÍTKO: 1:500
NÁZEV VÝKRESU SITUACE - ul. BLANICKÁ			ÚČEL: DÚR
			ČÍS. ZAKÁZKY: 2014/175
			ARCHIVNÍ ČÍS.
			ČÍS. SOUPRAVY
			ČÍS. VÝKRESU: 02